


PLANIMETRIA ALIMENTAZIONE NUOVE UTENZE "SALA DELLA MUSICA 2"

scala 1:50




PLANIMETRIA ALIMENTAZIONE NUOVE UTENZE "SALA DELLA MUSICA 1"

scala 1:50

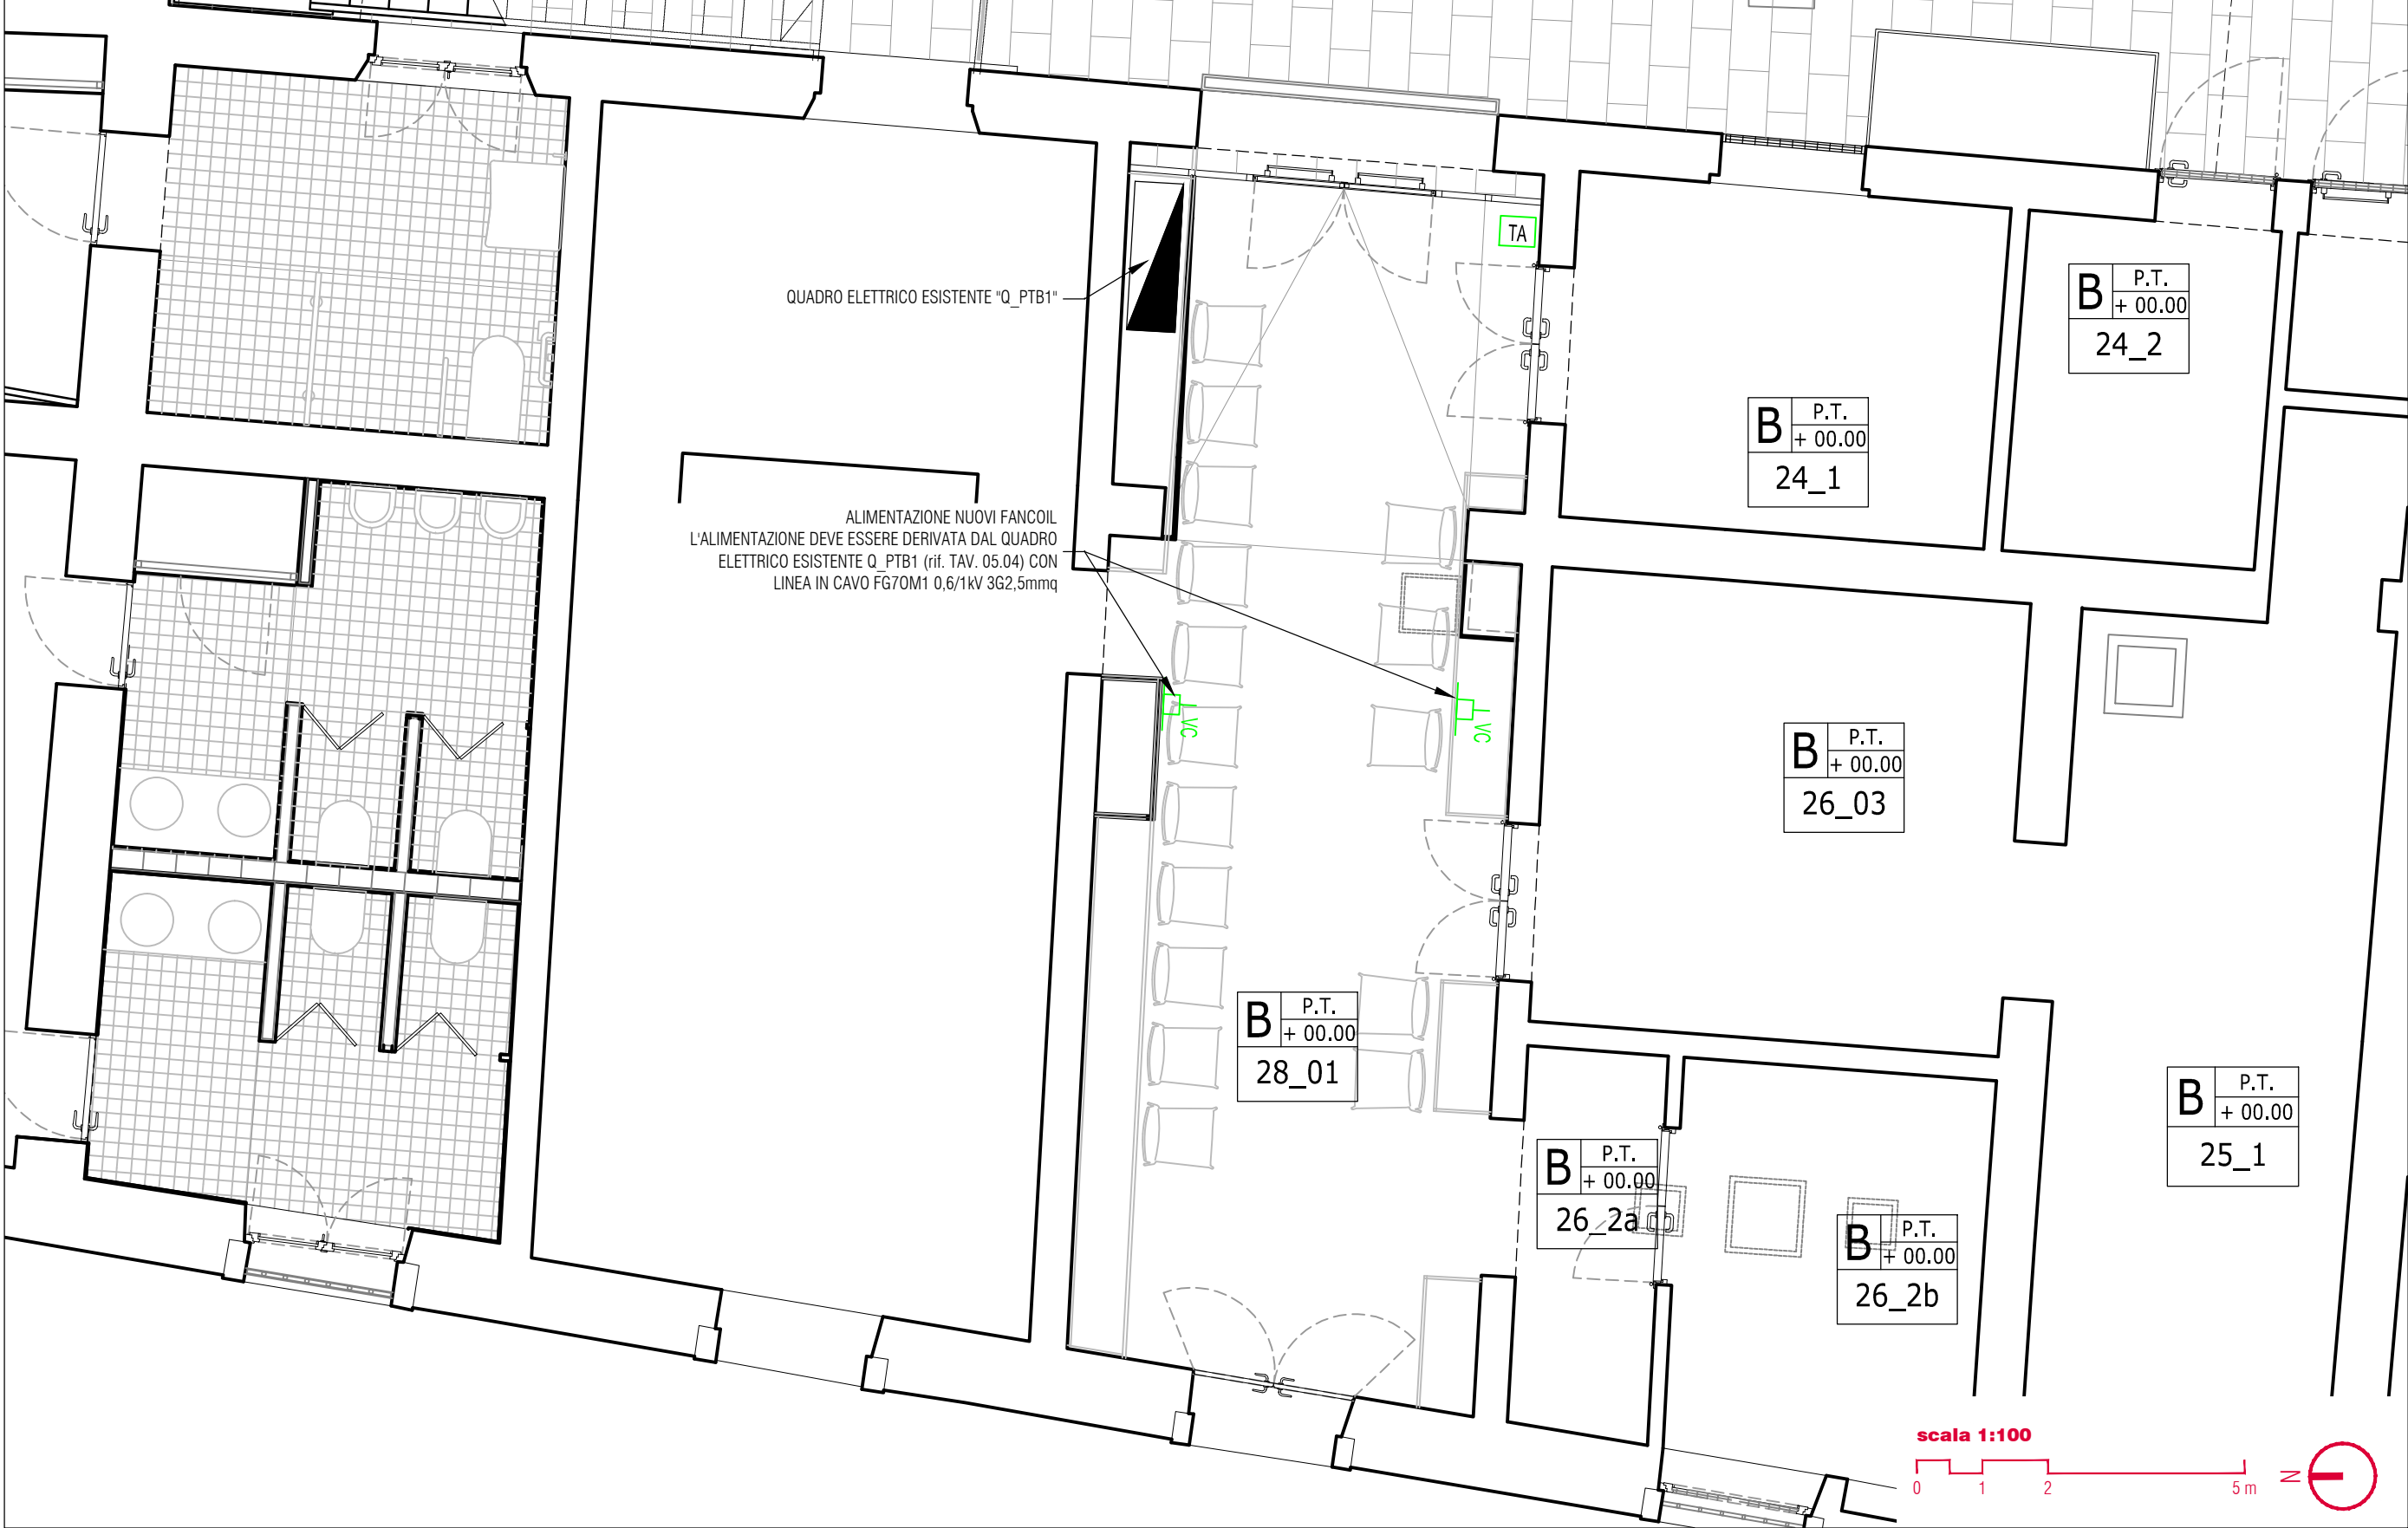

KEY-MAP

scala 1:500

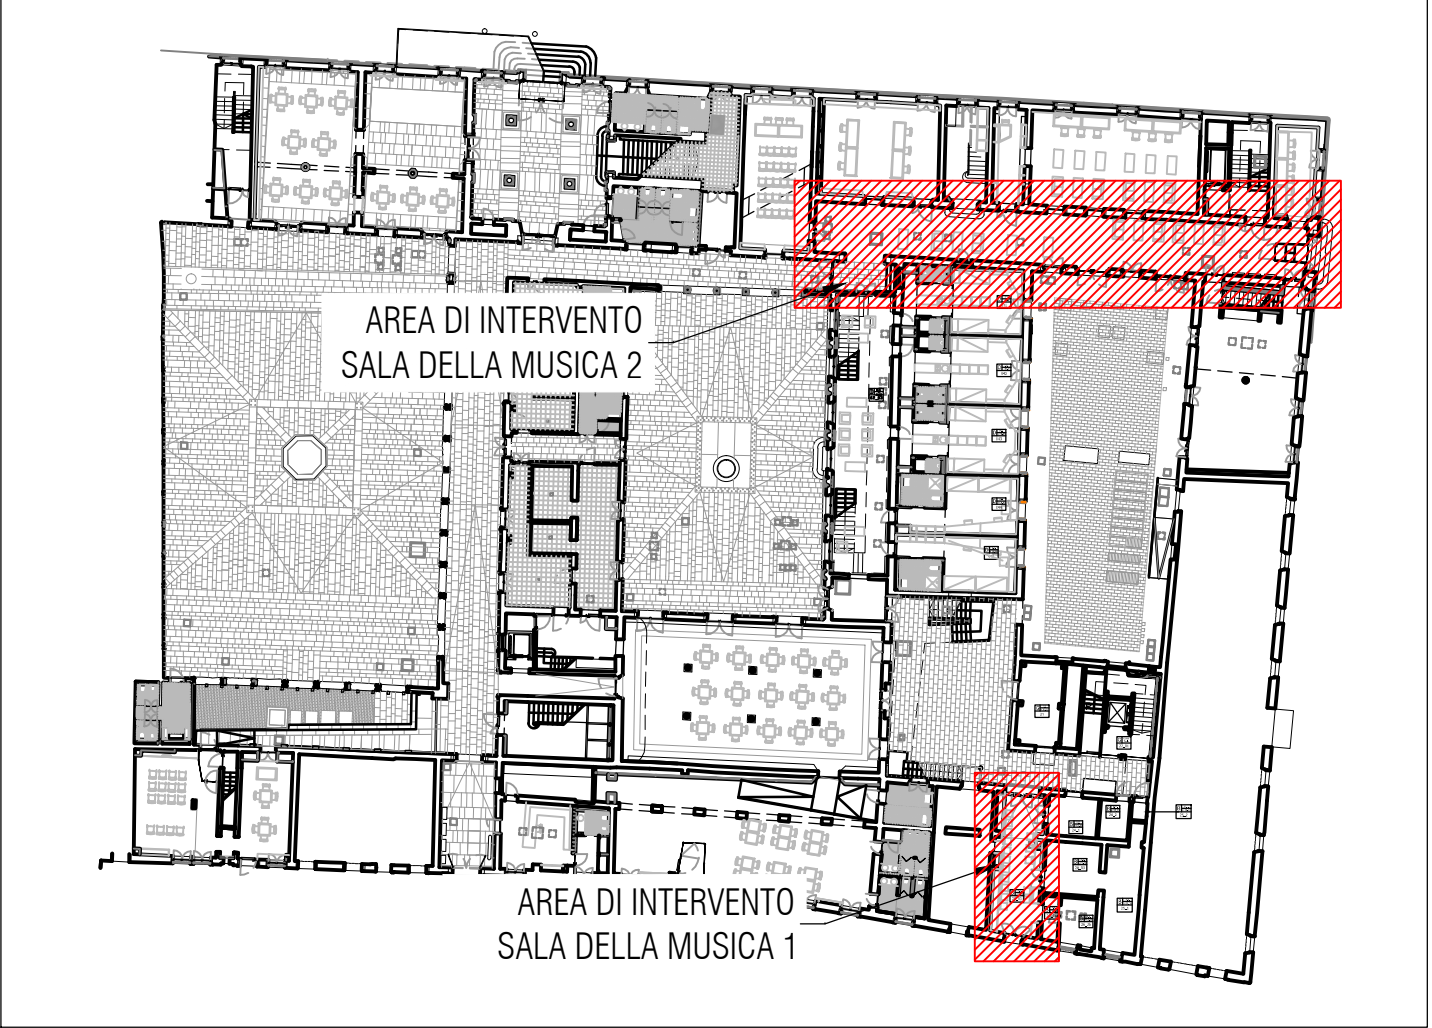

Legenda impianto elettrico di progetto

SIMBOLO	DESCRIZIONE	COD. EPU
	PUNTO ELETTRICO IN ESECUZIONE A VISTA PUNTO PRESA BIPASSO A POLI ALLINEATI 2P+T 10/16A, 230V (SERIE CIVILE)	P2.01.024.002.002
	PUNTO ELETTRICO IN ESECUZIONE A VISTA PUNTO PRESA MULTISTANDARD CON CONTATTI LATERALI DI TERRA 2P+T 16A, 230V (SERIE CIVILE)	P2.01.024.002.004
	PUNTO ELETTRICO IN ESECUZIONE A VISTA PRESA TRASMISSIONE DATI RJ45cat.6	P2.01.032.VA08.001
	TUBO RIGIDO PVC d=32mm POSA A VISTA	P2.01.008.003.004
	PUNTO ALIMENTAZIONE VENTILCONVETTORI INSTALLATI A PAVIMENTO O A PARETE CON CAVO N0753-K 3x2,5mmq	P2.01.023.003.096
	PUNTO REGOLAZIONE IN ESECUZIONE INCASSATA - TERMOSTATO AMBIENTE	P2.01.033.VA08.001

Nota

PLANIMETRIA VALIDA SOLO PER IMPIANTI
LA DISPOSIZIONE DELLE APPARECCHIATURE E DELLE CONDUTTURE VA INTERPRETATA IN FUNZIONE DELLE LIMITAZIONI E DELLA PRECISIONE CHE LA RAPPRESENTAZIONE GRAFICA (SCHEMATICA E SIMBOLICA) CONSENTE. ESSA INOLTRE DEVE INTENDERSI COME INDICATIVA E SARA' DEFINITA ESATTAMENTE IN SEDE DI ESECUZIONE LAVORI IN FUNZIONE DEL LAY-OUT INTERNO DEFINITIVO.

I
U
A
V

Università IUAV
di Venezia

committente
FONDAZIONE IUAV
Santa Croce 191 Tolentini
30135 Venezia (VE)

progettazione
elettrostudio
Elettrostudio Energie S.p.A.
Via Laveno 44/52, 30174 - Mestre (VE)
T. +39 041 5345997
F. +39 041 5347961
E. info@elettrostudio.it

progettista
ing. M. Ceroni

oggetto
PROGETTO ESECUTIVO
II° STRALCIO DEI LAVORI DI RECUPERO
DELL'EX CONVENTO DEI CROCIERII
EX "CASERMA MANIN"

località
VENEZIA (VE)

elaborato
PLANIMETRIA INTERVENTO DI ADEGUAMENTO
"SALA DELLA MUSICA"

direttore tecnico
ing. M. Ceroni

04.02

file
S185-02_A_04.02-TAV_r00

commissa
5185

rev data redatto verificato approvato

rev data redatto verificato approvato

rev data redatto verificato approvato

© ELETTRSTUDIO ENERGIA Spa tutti i diritti riservati a norma di legge